




PLANTA SANITÁRIA E PLUVIAL DO TERREO
ESC. 1.50

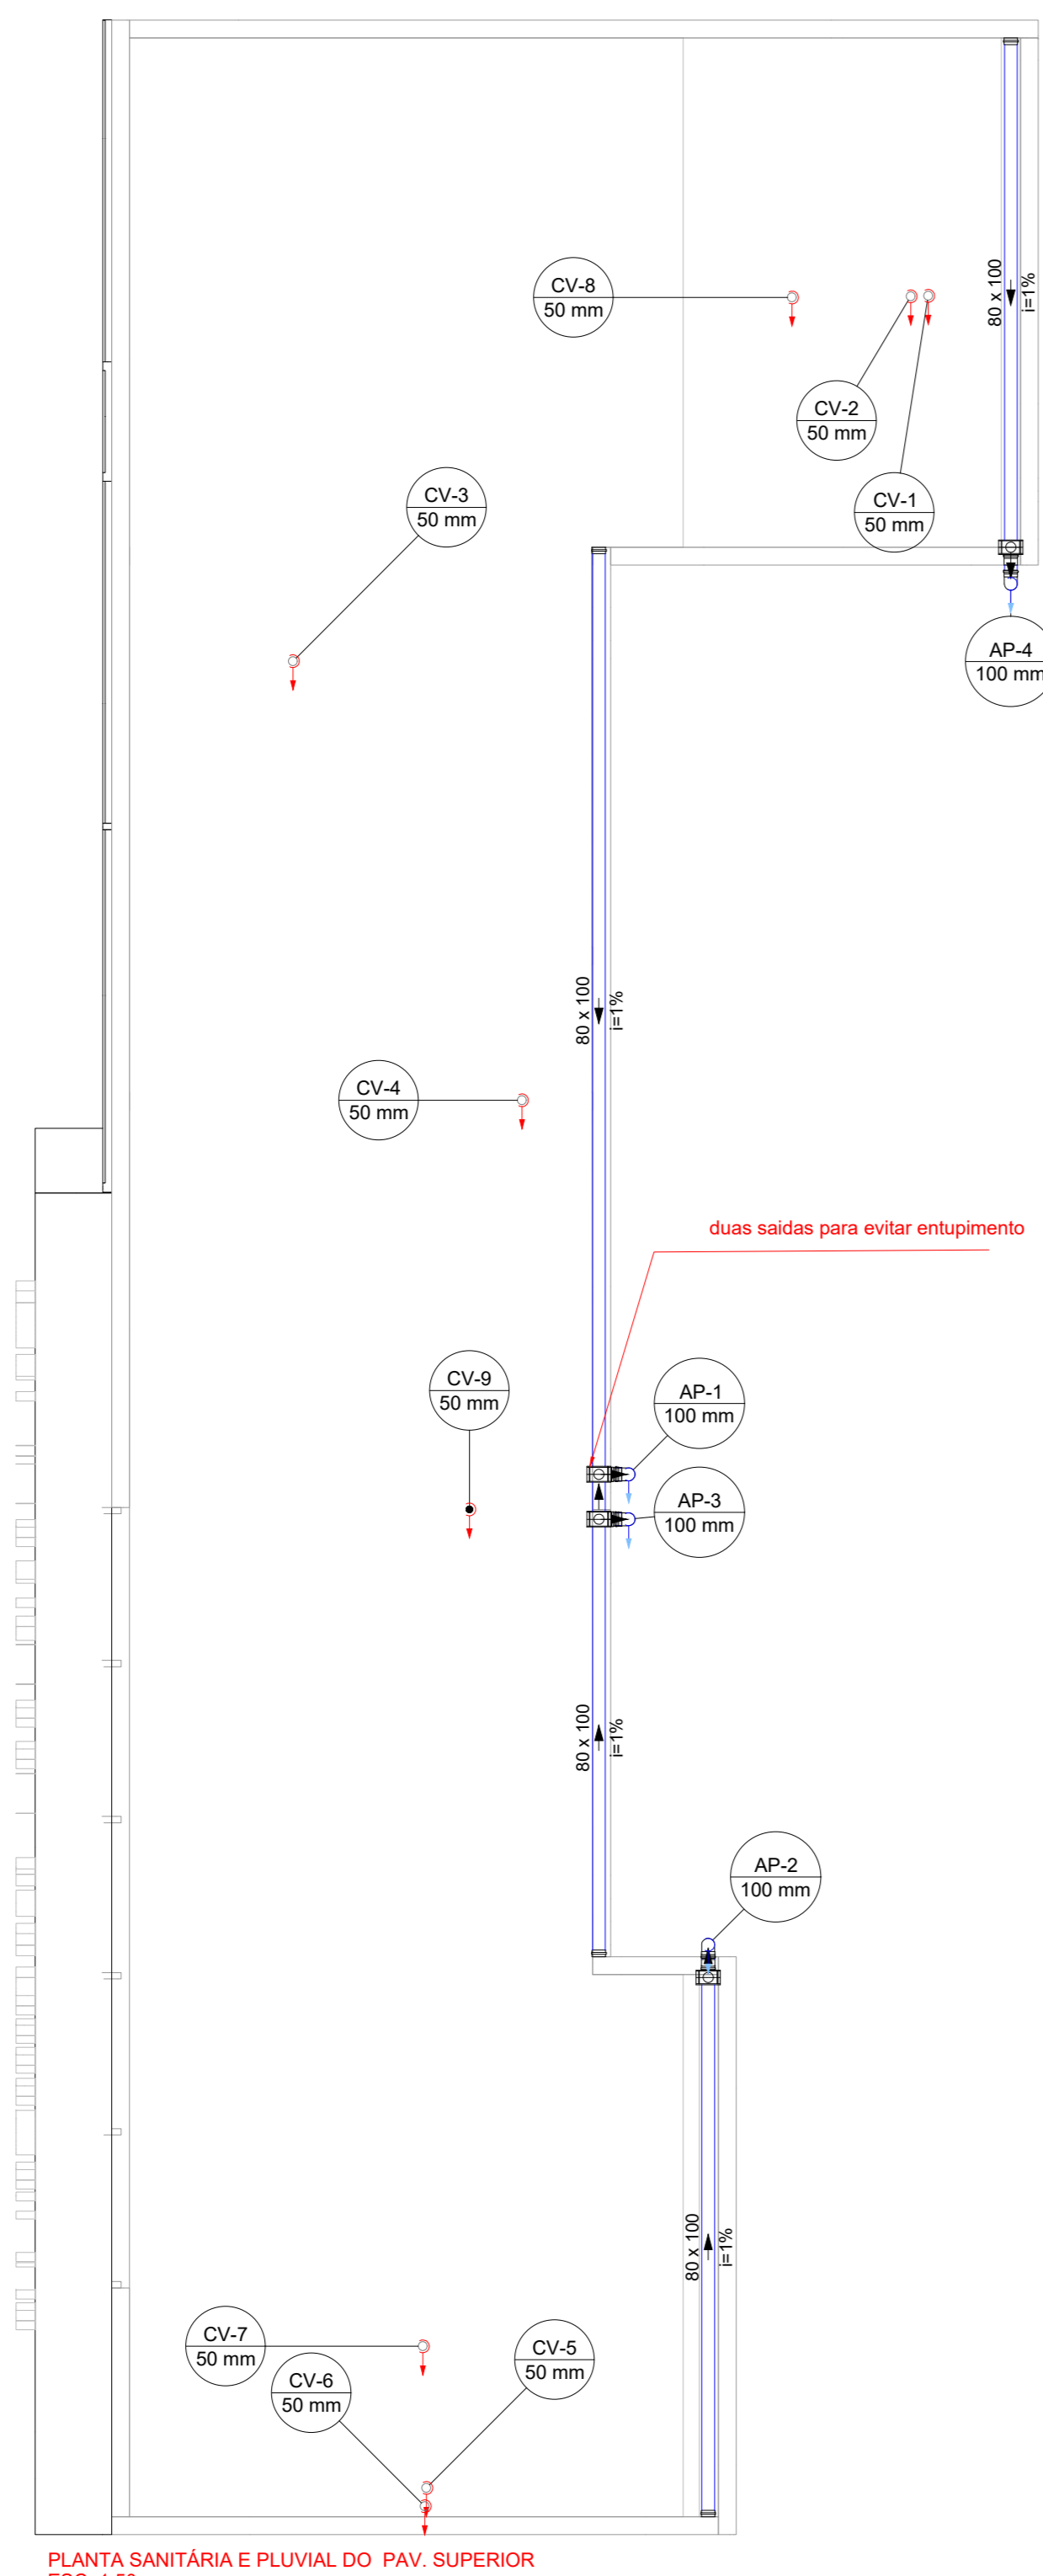


PLANTA SANITÁRIA E PLUVIAL DO PAV. SUPERIOR
ESC. 1.50

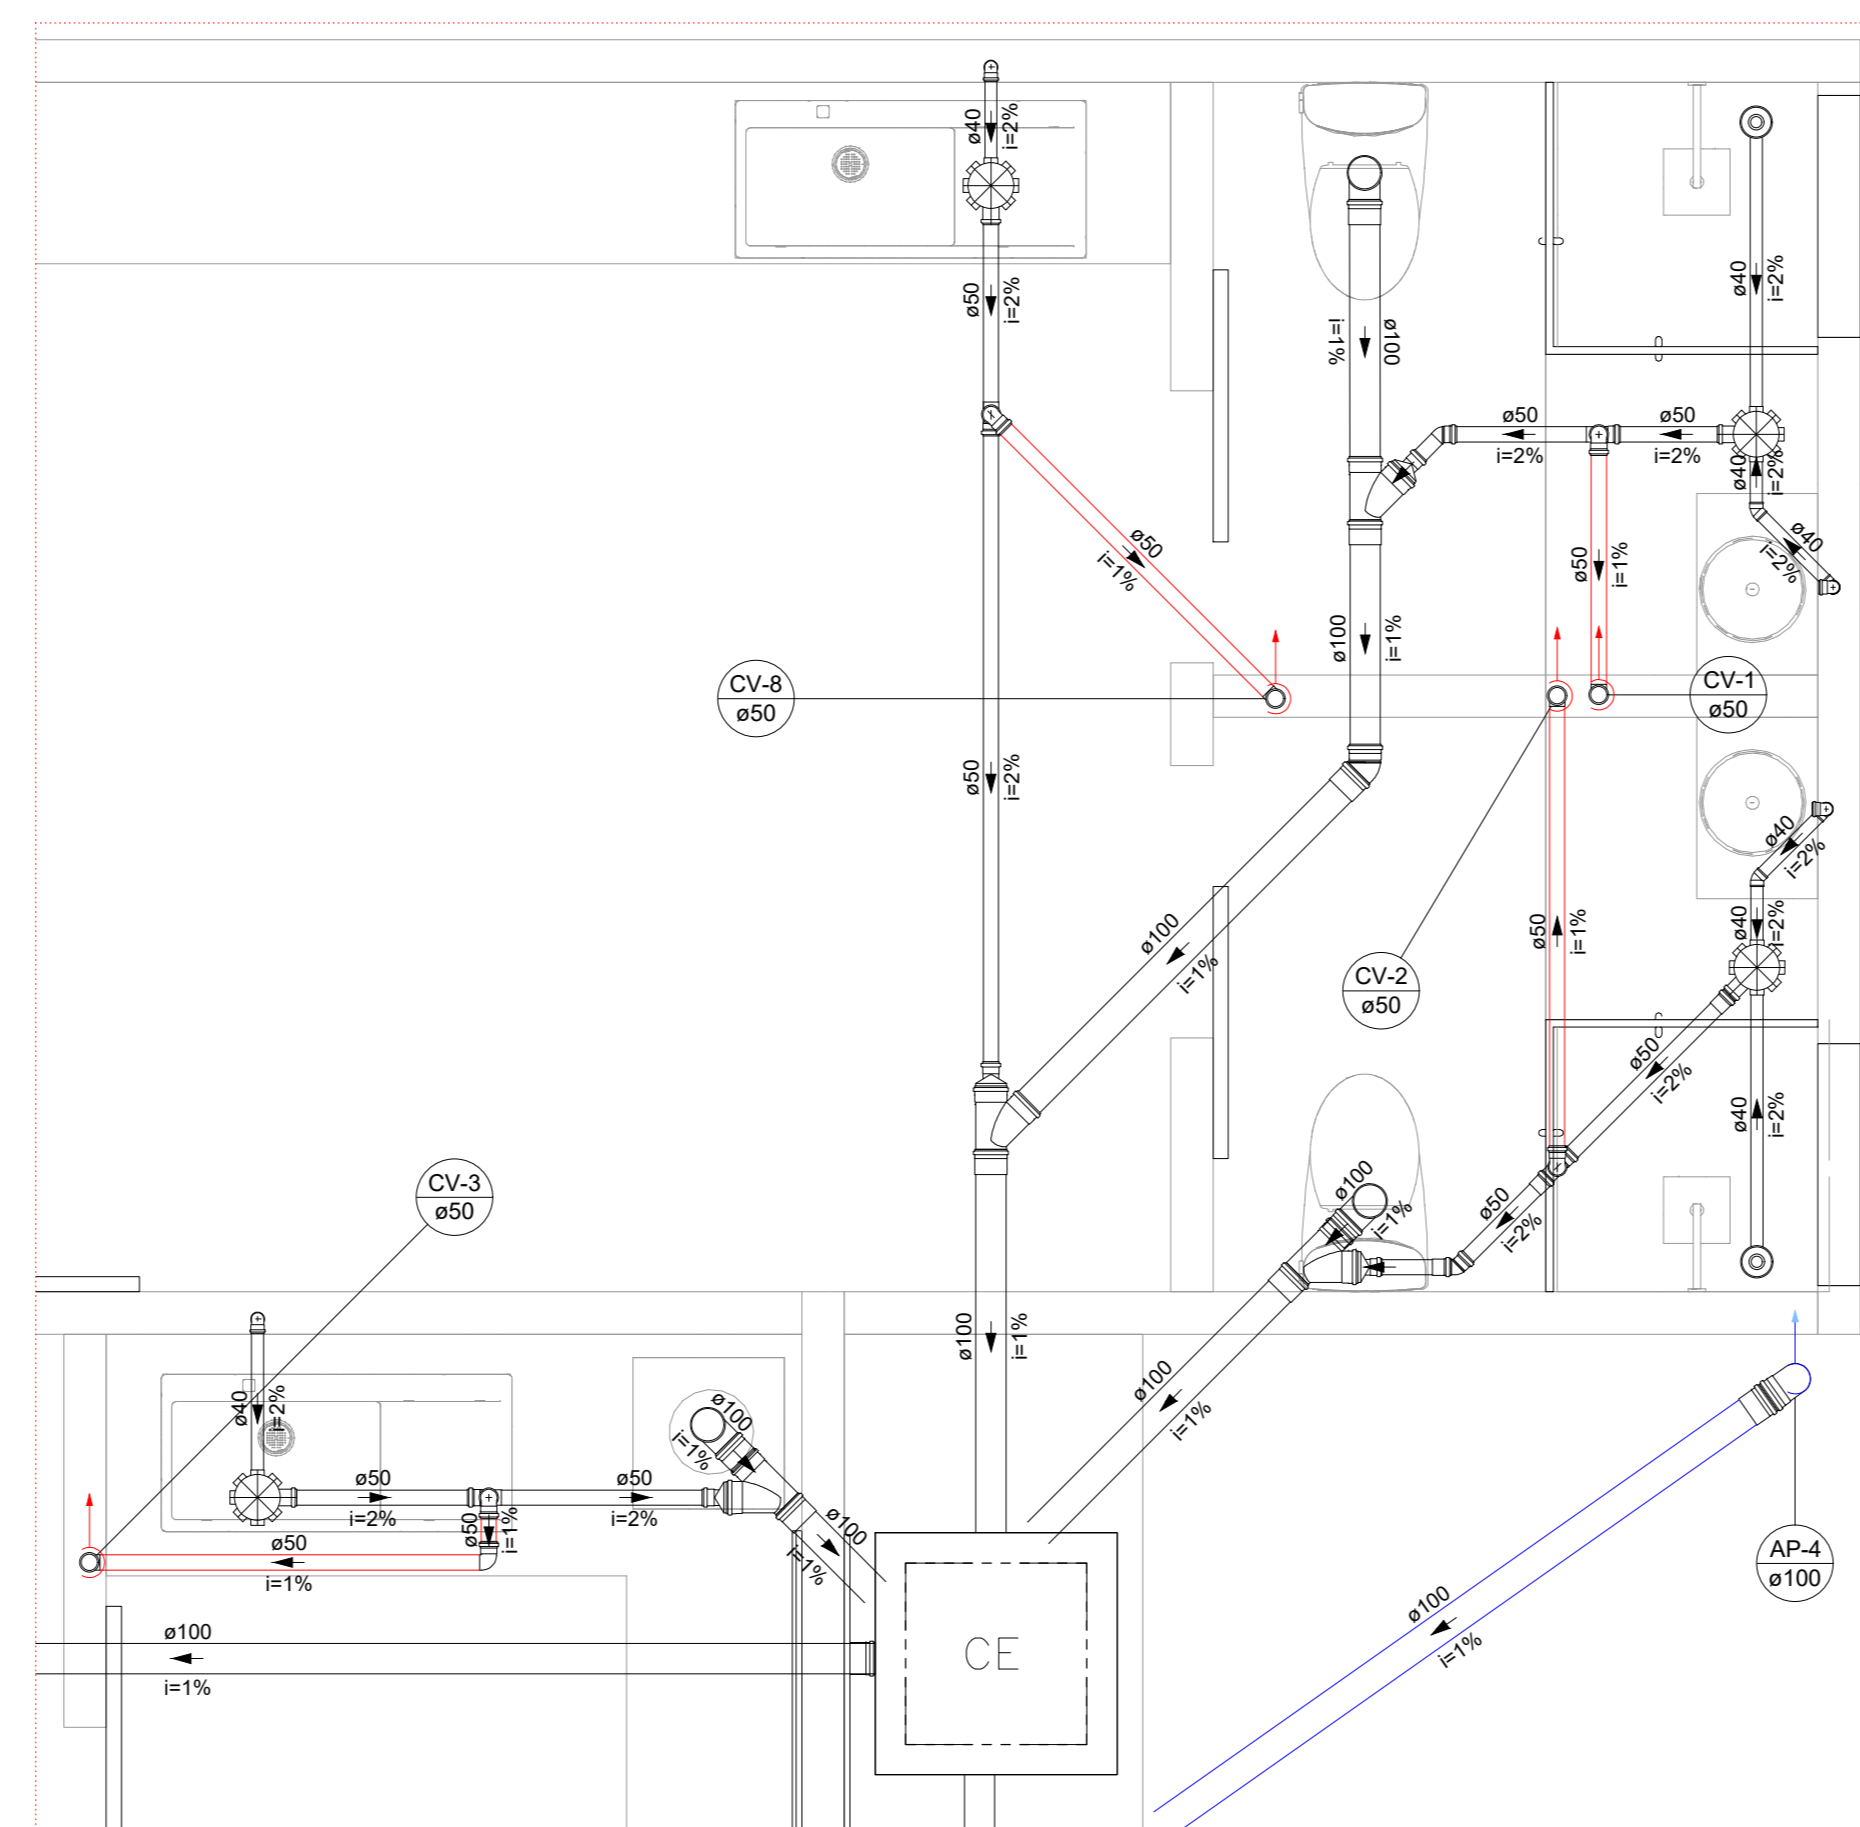

Detalhe S1
Escala 1:25

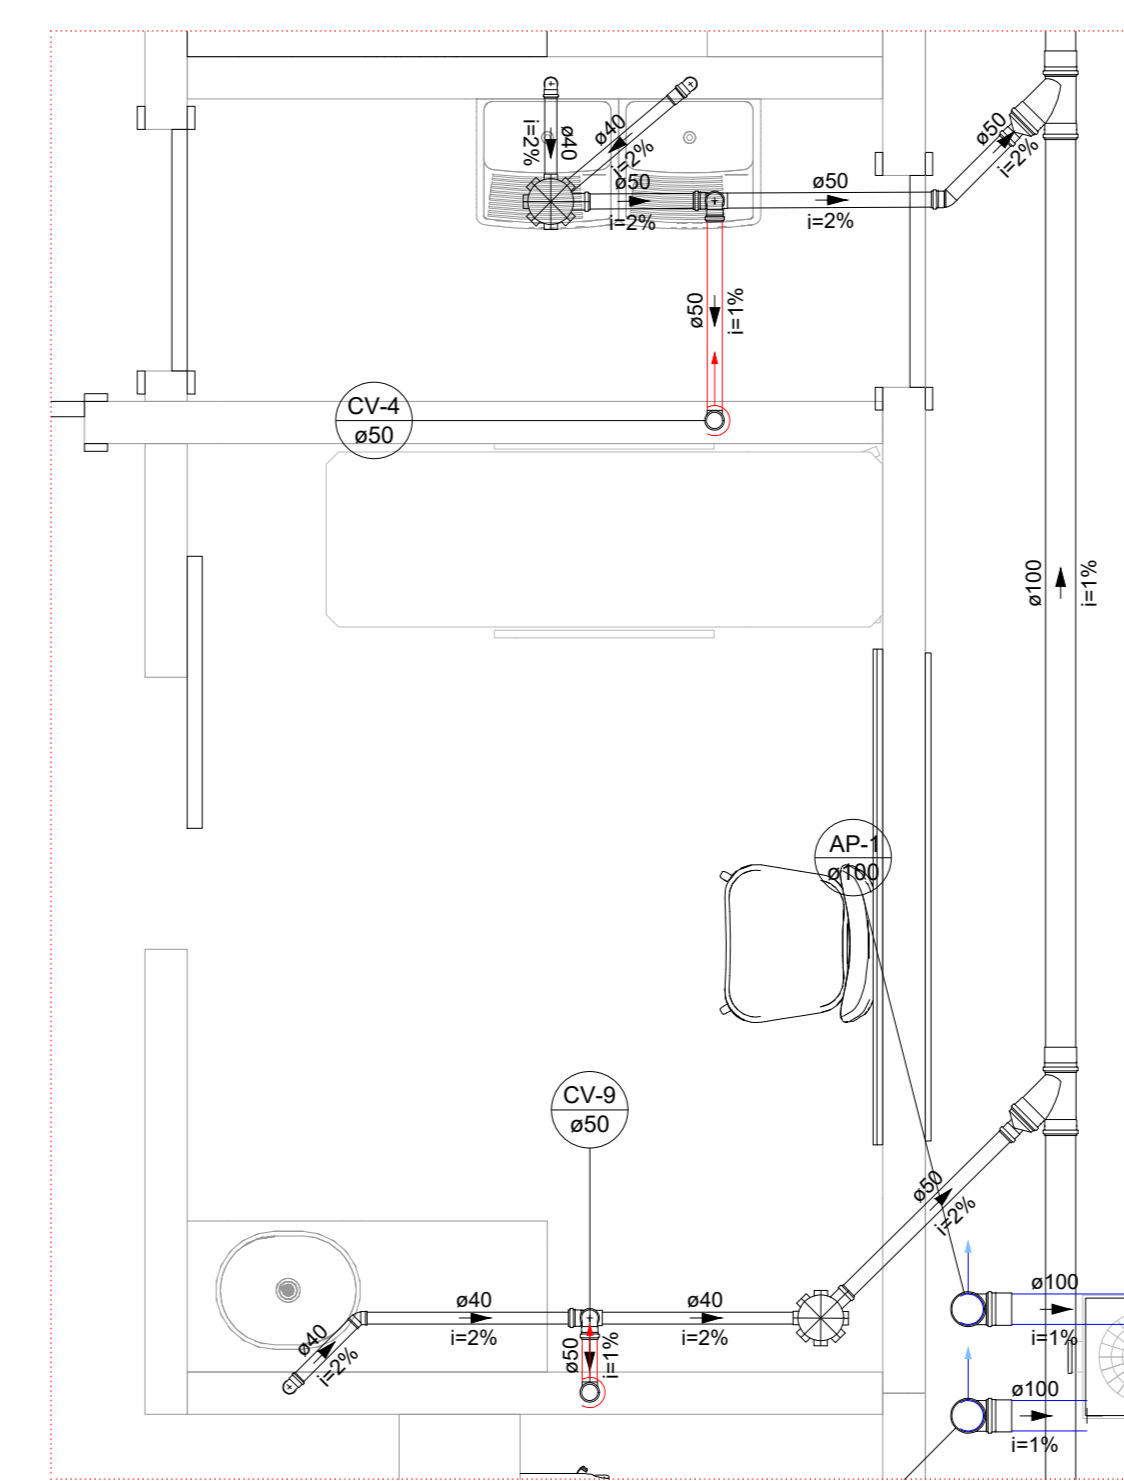


Detalhe S3
Escala 1:25

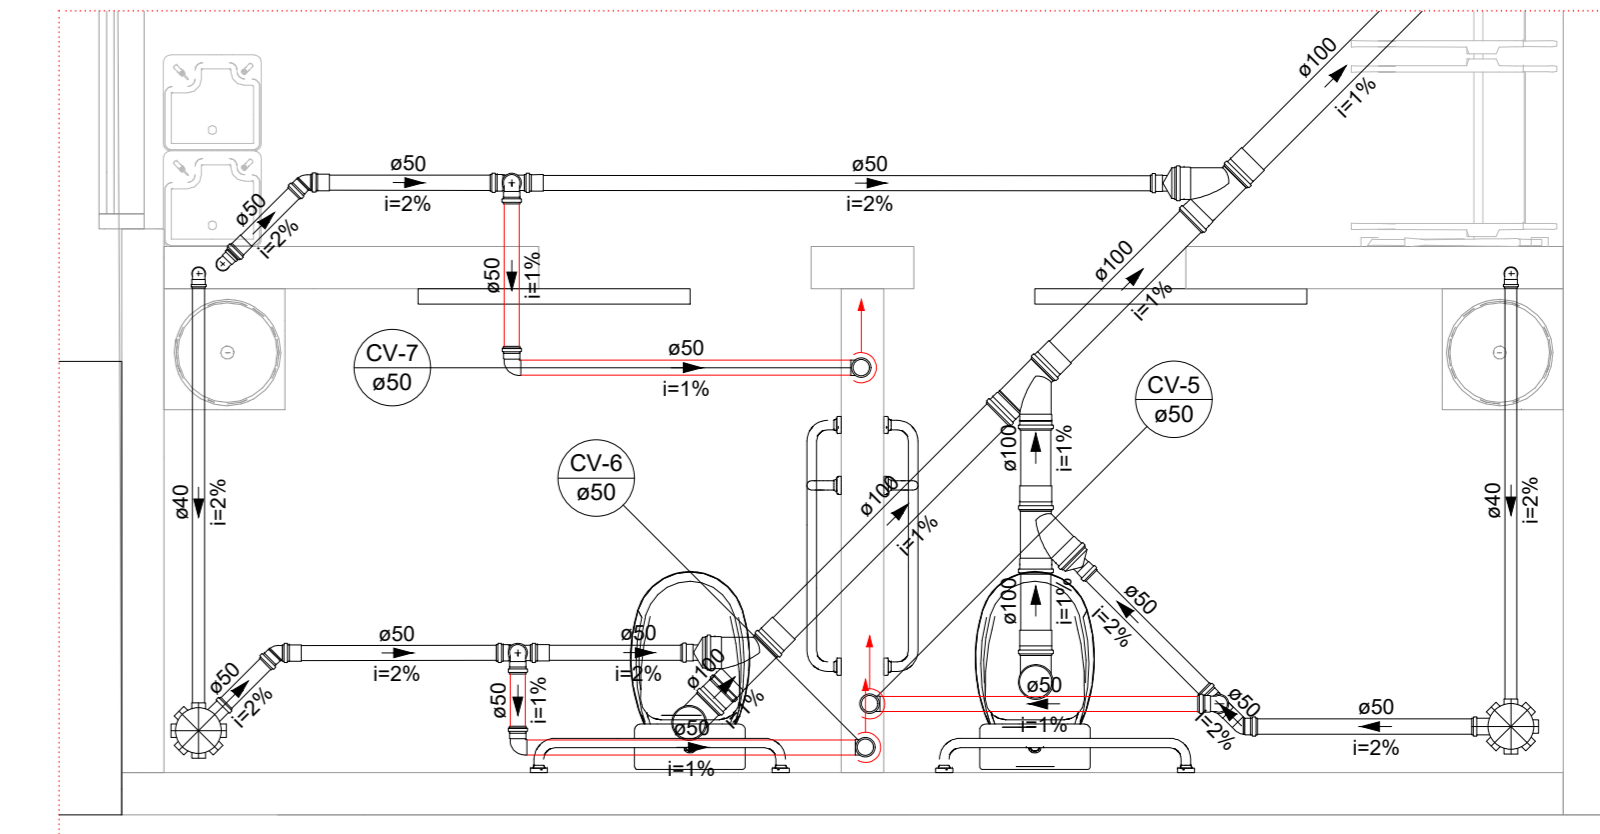

Detalhe S2
Escala 1:25

Detalhe de instalação do expurgo S/ Escala

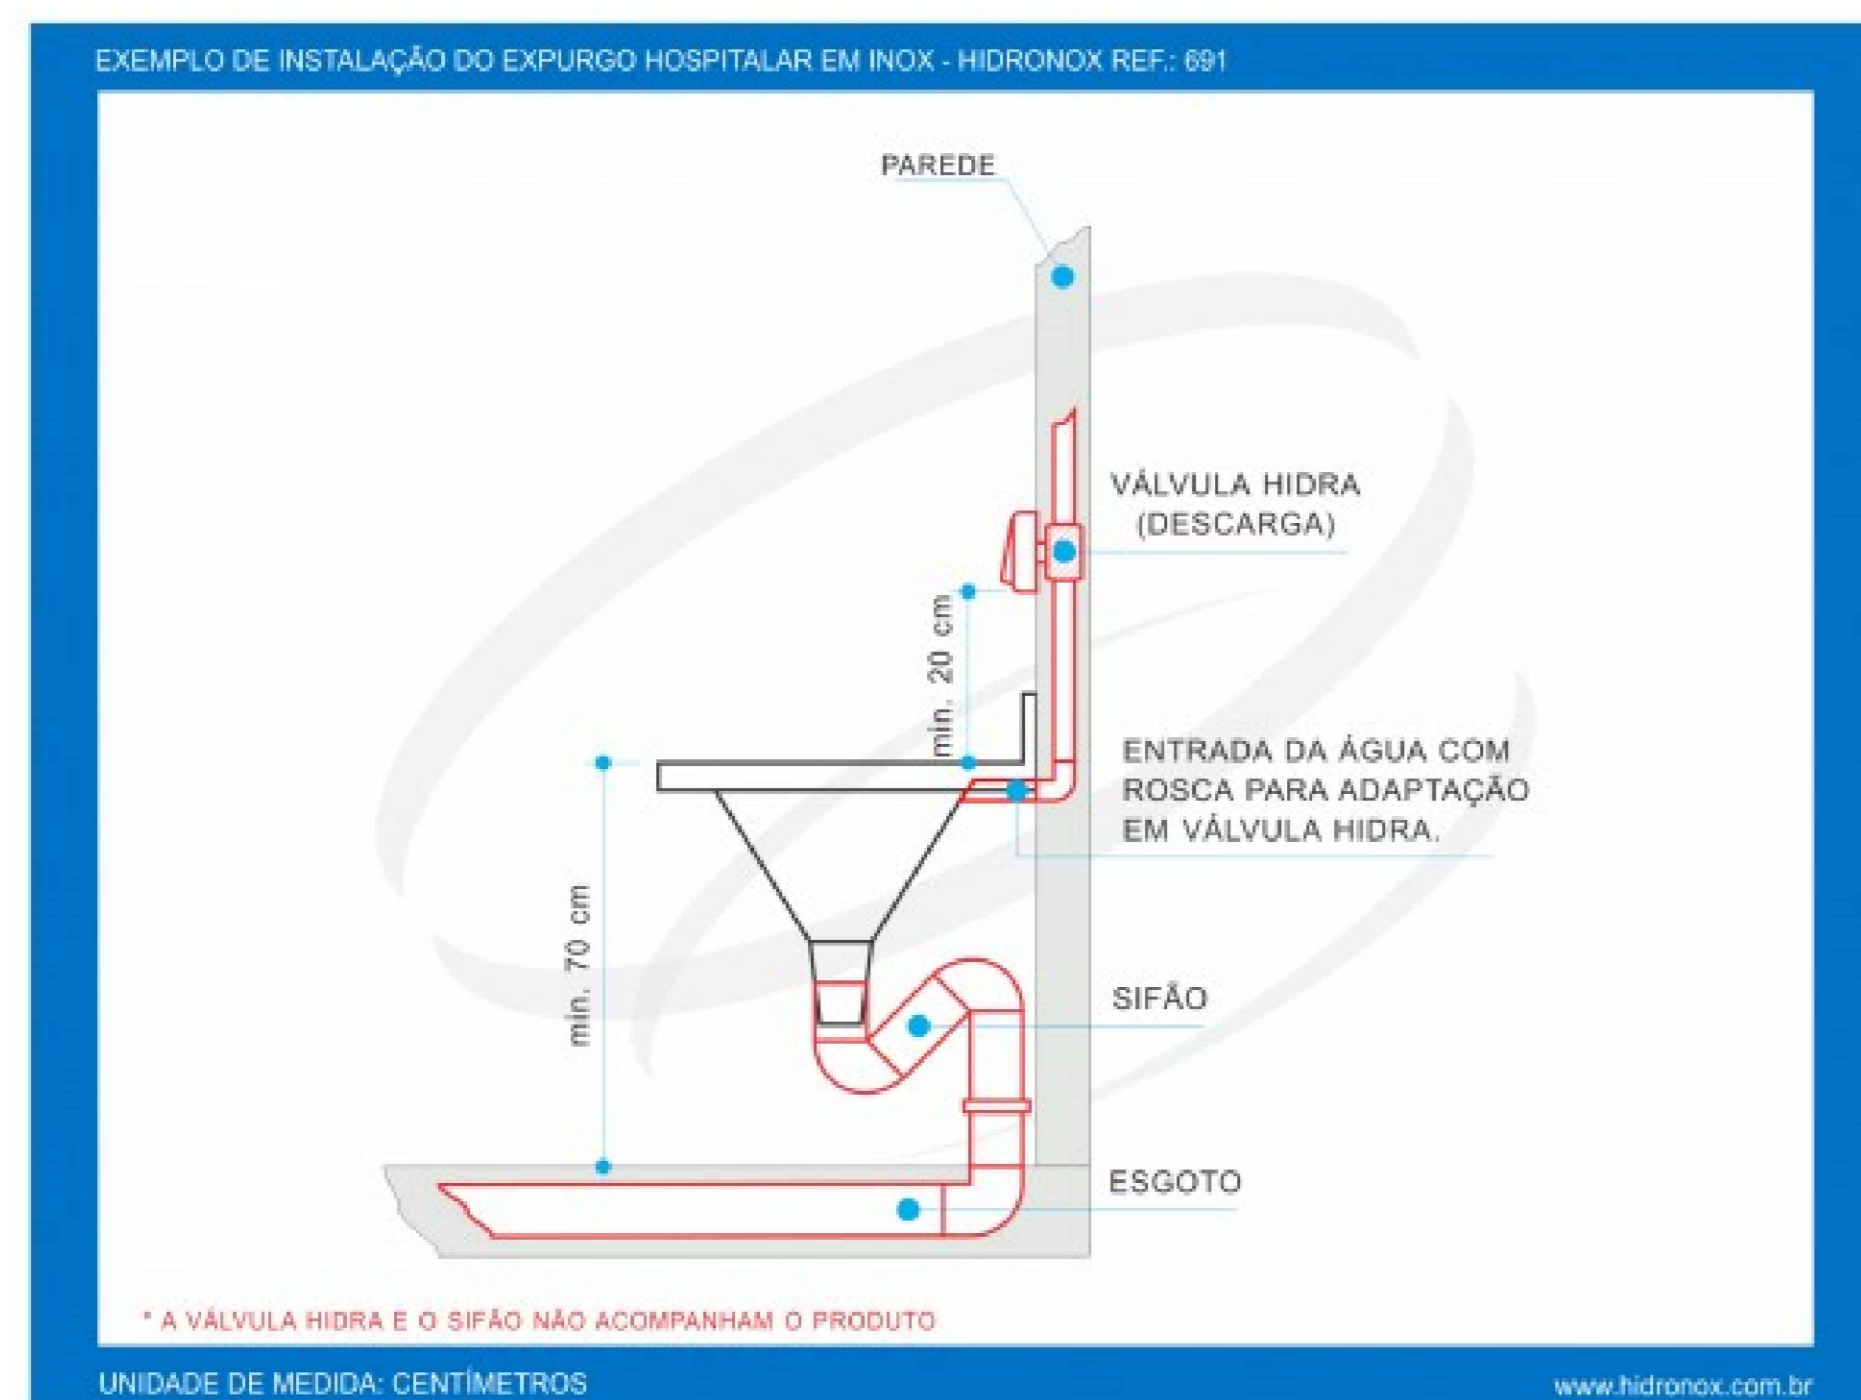

LEGENDA DOS CONDUTOS:

- Conduto de esgoto
- Conduto de ventilação
- Conduto pluvial


LEGENDA DAS INDICAÇÕES DAS COLUNAS:

- TQ: Tubo de queda
- CV: Coluna de ventilação

LEGENDA COM INFORMAÇÕES DAS TUBULAÇÕES:

- Diâmetro (mm)
- Inclinação %
- Sentido do fluxo

Detalhe de ligação de esgoto na mesma elevação S/ Escala

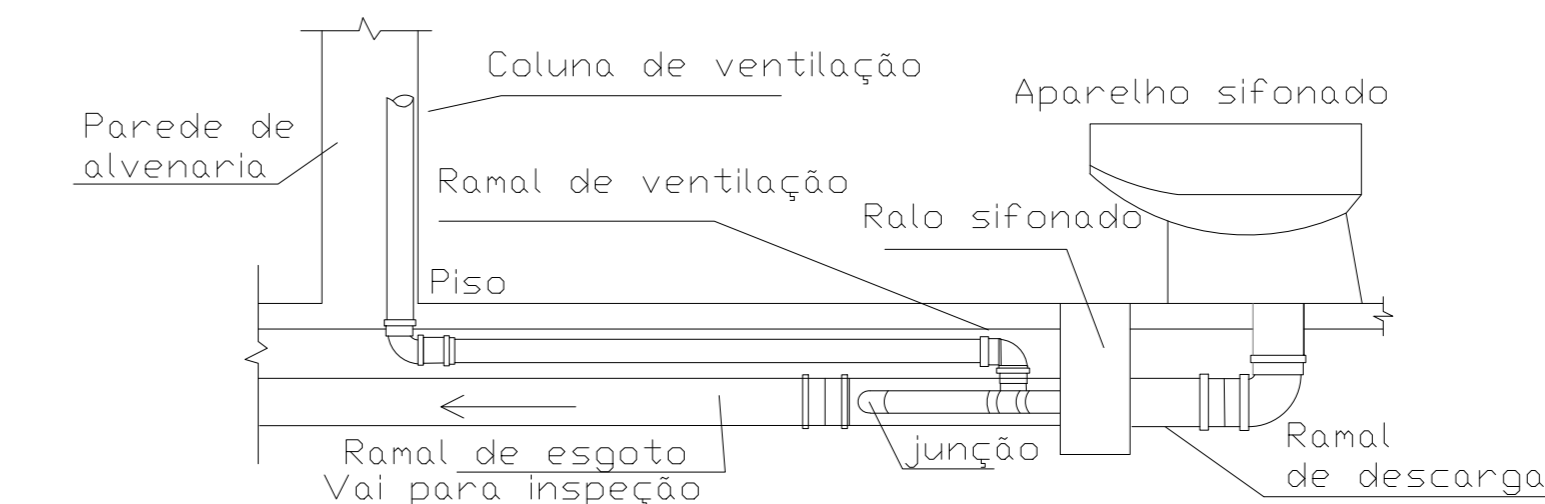

Legenda - Nivel 2	
	Adaptador para bacia semi-circular c/ terminação
	Adaptador para bacia semi-circular s/ terminação
	Bacia retangular
	Joelho 90° decaice
	Terminal de ventilação- coluna

Legenda - Planta baixa	
	W.C.
	Chuveiro
	Caixa Sifonada
	Caixa de area pluvial PVC
	Caixas Inspeção Esgoto Simples
	Caixas de passagem PVC DN 30
	Joelho Residencial
	Joelho 45°
	Joelho 90° coluna
	Joelho 90° decaice
	Junção simples
	Junção simples c/ redução
	Lavatório Residencial com efluo
	Ramais de Ventilação
	Tanque de Lavar Roupas DN 40mm
	Viso Sanitário c/ curva 90°

ALMEIDA CORRÊA
ENGENHARIA E CONSTRUÇÕES

IANDRA DE ALMEIDA CORREA E SILVA
CREA nº:1019219378D-GO
(64) 98112-8738

THAYNARA DE ALMEIDA CORREA E SILVA
CREA nº:1017528098D-GO
(64) 98112-1963

Sanitário		TIPO DE USO: Edificação Residencial	
ENDREÇO DA OBRA: ANHANGUERA			
PREFEITURA MUNICIPAL DE ANHANGUERA			
AUTOR DO PROJETO E RESPONSÁVEL TÉCNICO:			
IANDRA DE ALMEIDA CORRÊA E SILVA		CREA nº: 1019219378D-GO	
DESCRIÇÃO: PLANTA SANITÁRIA		Nº DA FRANCHA: 01 / 01	
ESCALA: INDICADAS	DATA: 09/04/2023	DESENHO: IANDRA	REVISÃO: --